


332.144.201.1 332.144.201.2

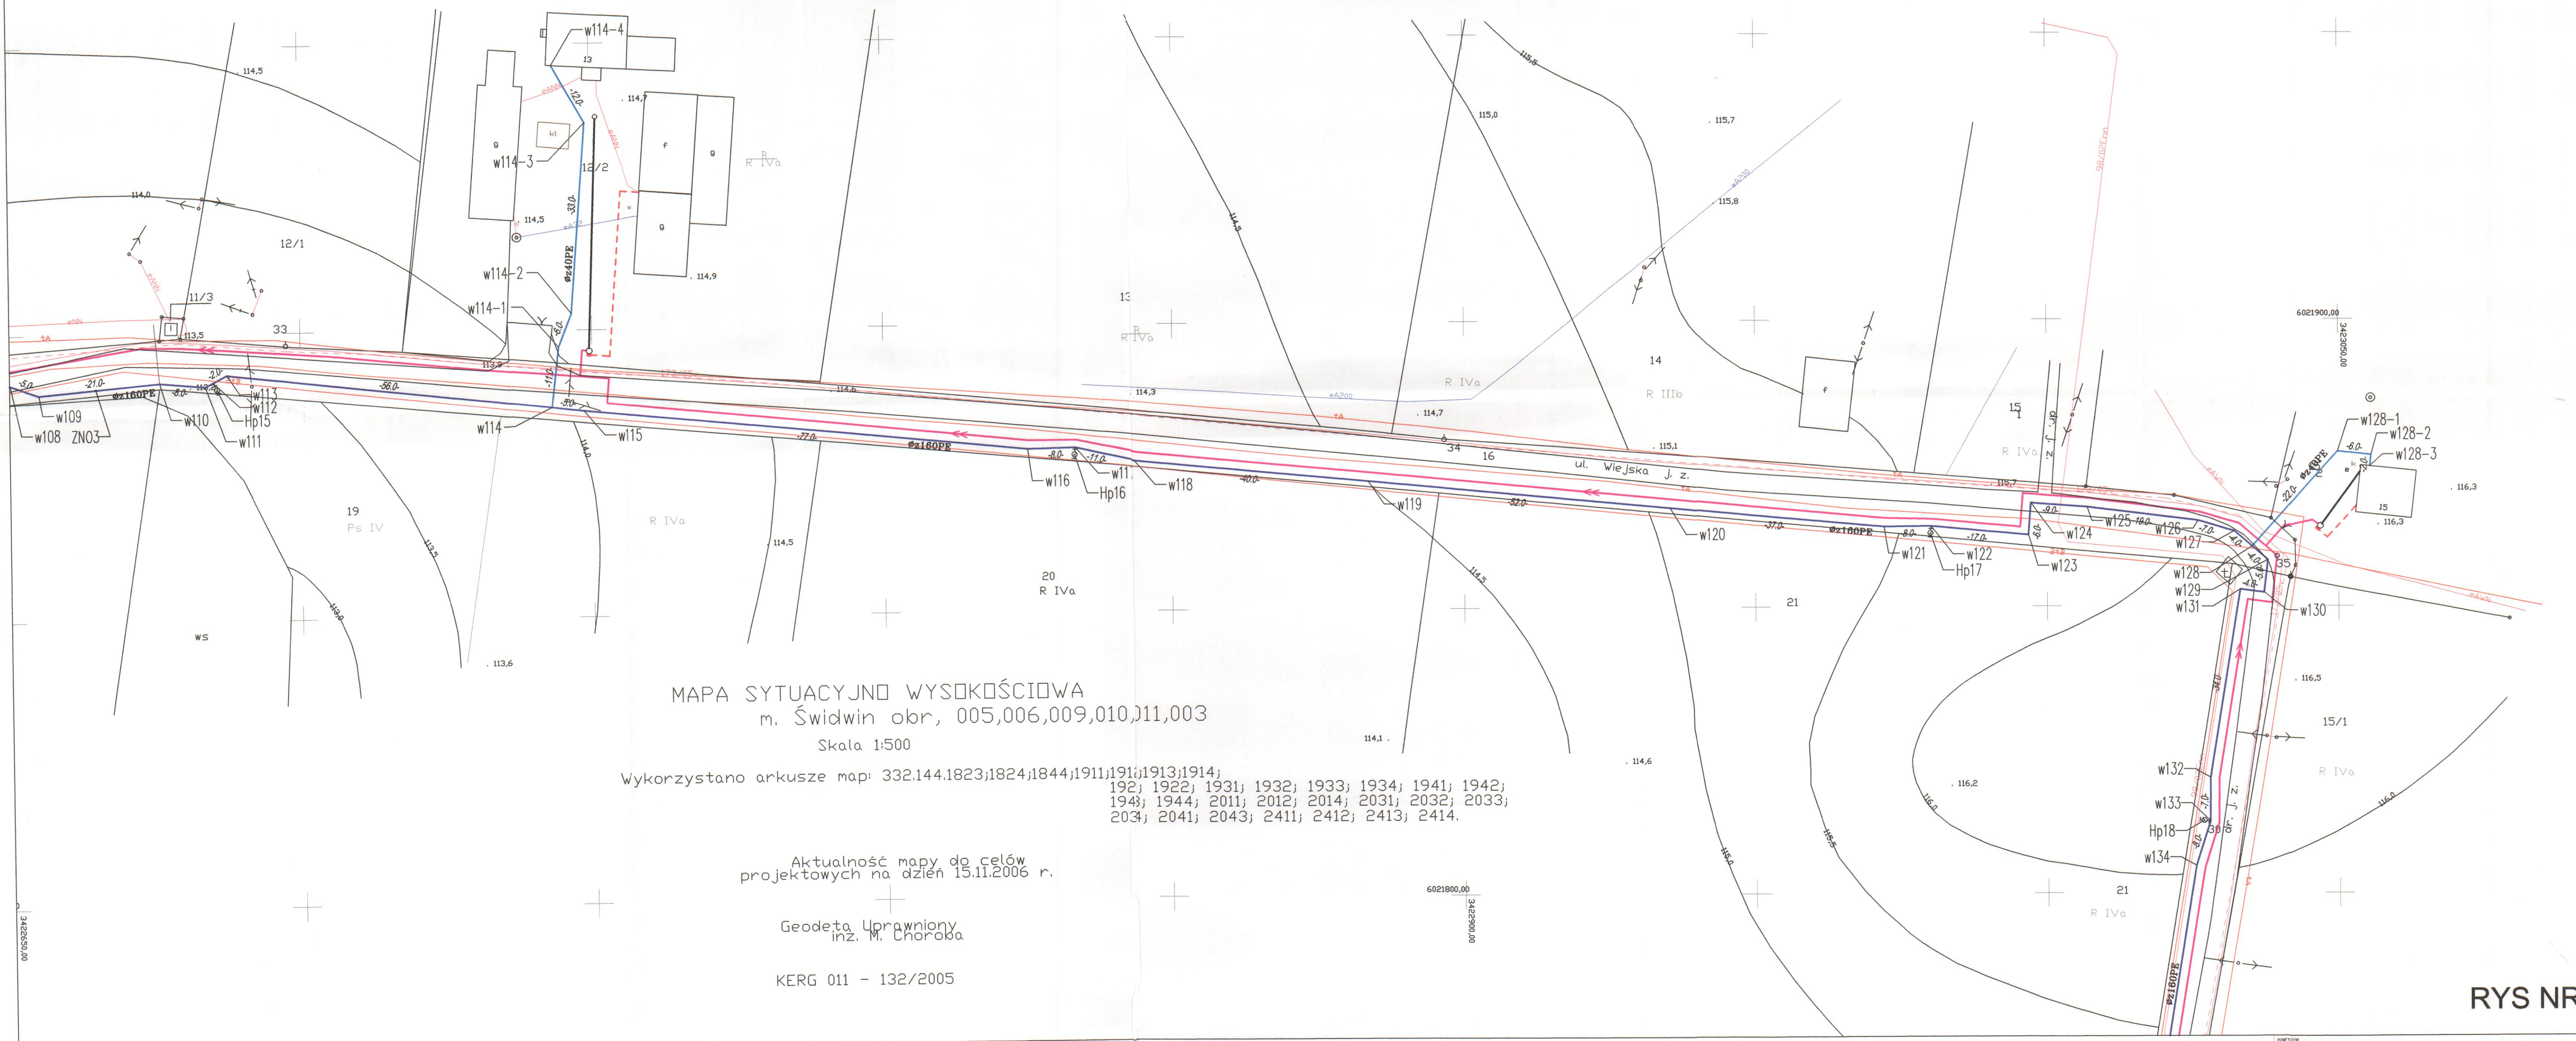

MAPA SYTUACYJNO WYSOKOŚCIOWA
 m. Świdwin obr. 005,006,009,010,011,003
 Skala 1:500

Wykorzystano arkusze map: 332.144.1823;1824;1844;1911;1912;1913;1914;
 192; 1922; 1931; 1932; 1933; 1934; 1941; 1942;
 1943; 1944; 2011; 2012; 2014; 2031; 2032; 2033;
 2034; 2041; 2043; 2411; 2412; 2413; 2414.

Aktualność mapy do celów
 projektowych na dzień 15.11.2006 r.

Geodeta Uprawniony
 inż. M. Choroba

KERG 011 - 132/2005

RYS NR 7

- LEGENDA:**
- Projektowana sieć kanalizacji sanitarnej grawitacyjnej wraz z przyłączami wg. odrębnego opracowania
 - Projektowana kanalizacja sanitarna tłoczna wraz z przyłączami wg. odrębnego opracowania
 - Projektowana sieć wodociągowa
 - Projektowane przyłącze wodociągowe
 - Projektowany kabel energetyczny
 - Hydrant na sieci wodociągowej
 - Zasuwa
 - Zespół napowietrzająco-odpowietrzający do wody

INWESTOR ZAKŁAD USŁUG KOMUNALNYCH Sp. z o.o. w ŚWIDWINIE		STADIUM PB
TREŚĆ RYSUNKU PROJEKT ZABUDOWY I ZAGOSPODAROWANIA TERENU SIECI WODOCIĄGOWEJ WRAZ Z PRZYŁĄCZAMI.		
PROJEKTOWAŁ mgr inż. Grzegorz Włoch	WYKONAWCA UL. 73427/24/198	DATA 01.02.2006.
OPRACOWAŁ mgr inż. Ewa Wawrzak	WYKONAWCA UL. 73427/24/198	DATA 11.2009.
SPRAWDZIŁ mgr inż. Renata Kasperek-Sotomska	WYKONAWCA UL. 73427/24/198	DATA 11.2009.
PRODUKT SIEĆ WODOCIĄGOWA WRAZ Z PRZYŁĄCZAMI DLA ULIC POPIELUSKI, WIEJSKA, BOCZNA I POLCZYŃSKA W ŚWIDWINIE.		SKALA 1:500 NR RYSUNKU 7