


R IVa
MAPA SYTUACYJNO WYSOKŚCIOWA
 m. Świdwin obr, 005,006,009,010,011,003
 Skala 1:500

Wykorzystano arkusze map: 332.144.1823; 1824; 1844; 1911; 1912; 1913; 1914; 1921; 1922; 1931; 1932; 1933; 1934; 1941; 1942; 1943; 1944; 2011; 2012; 2014; 2031; 2032; 2033; 2034; 2041; 2043; 2411; 2412; 2413; 2414.

Aktualność mapy do celów projektowych na dzień 15.11.2006 r.

Geodeta Uprawniony
 inż. M. Choroba

KERG 011 - 132/2005

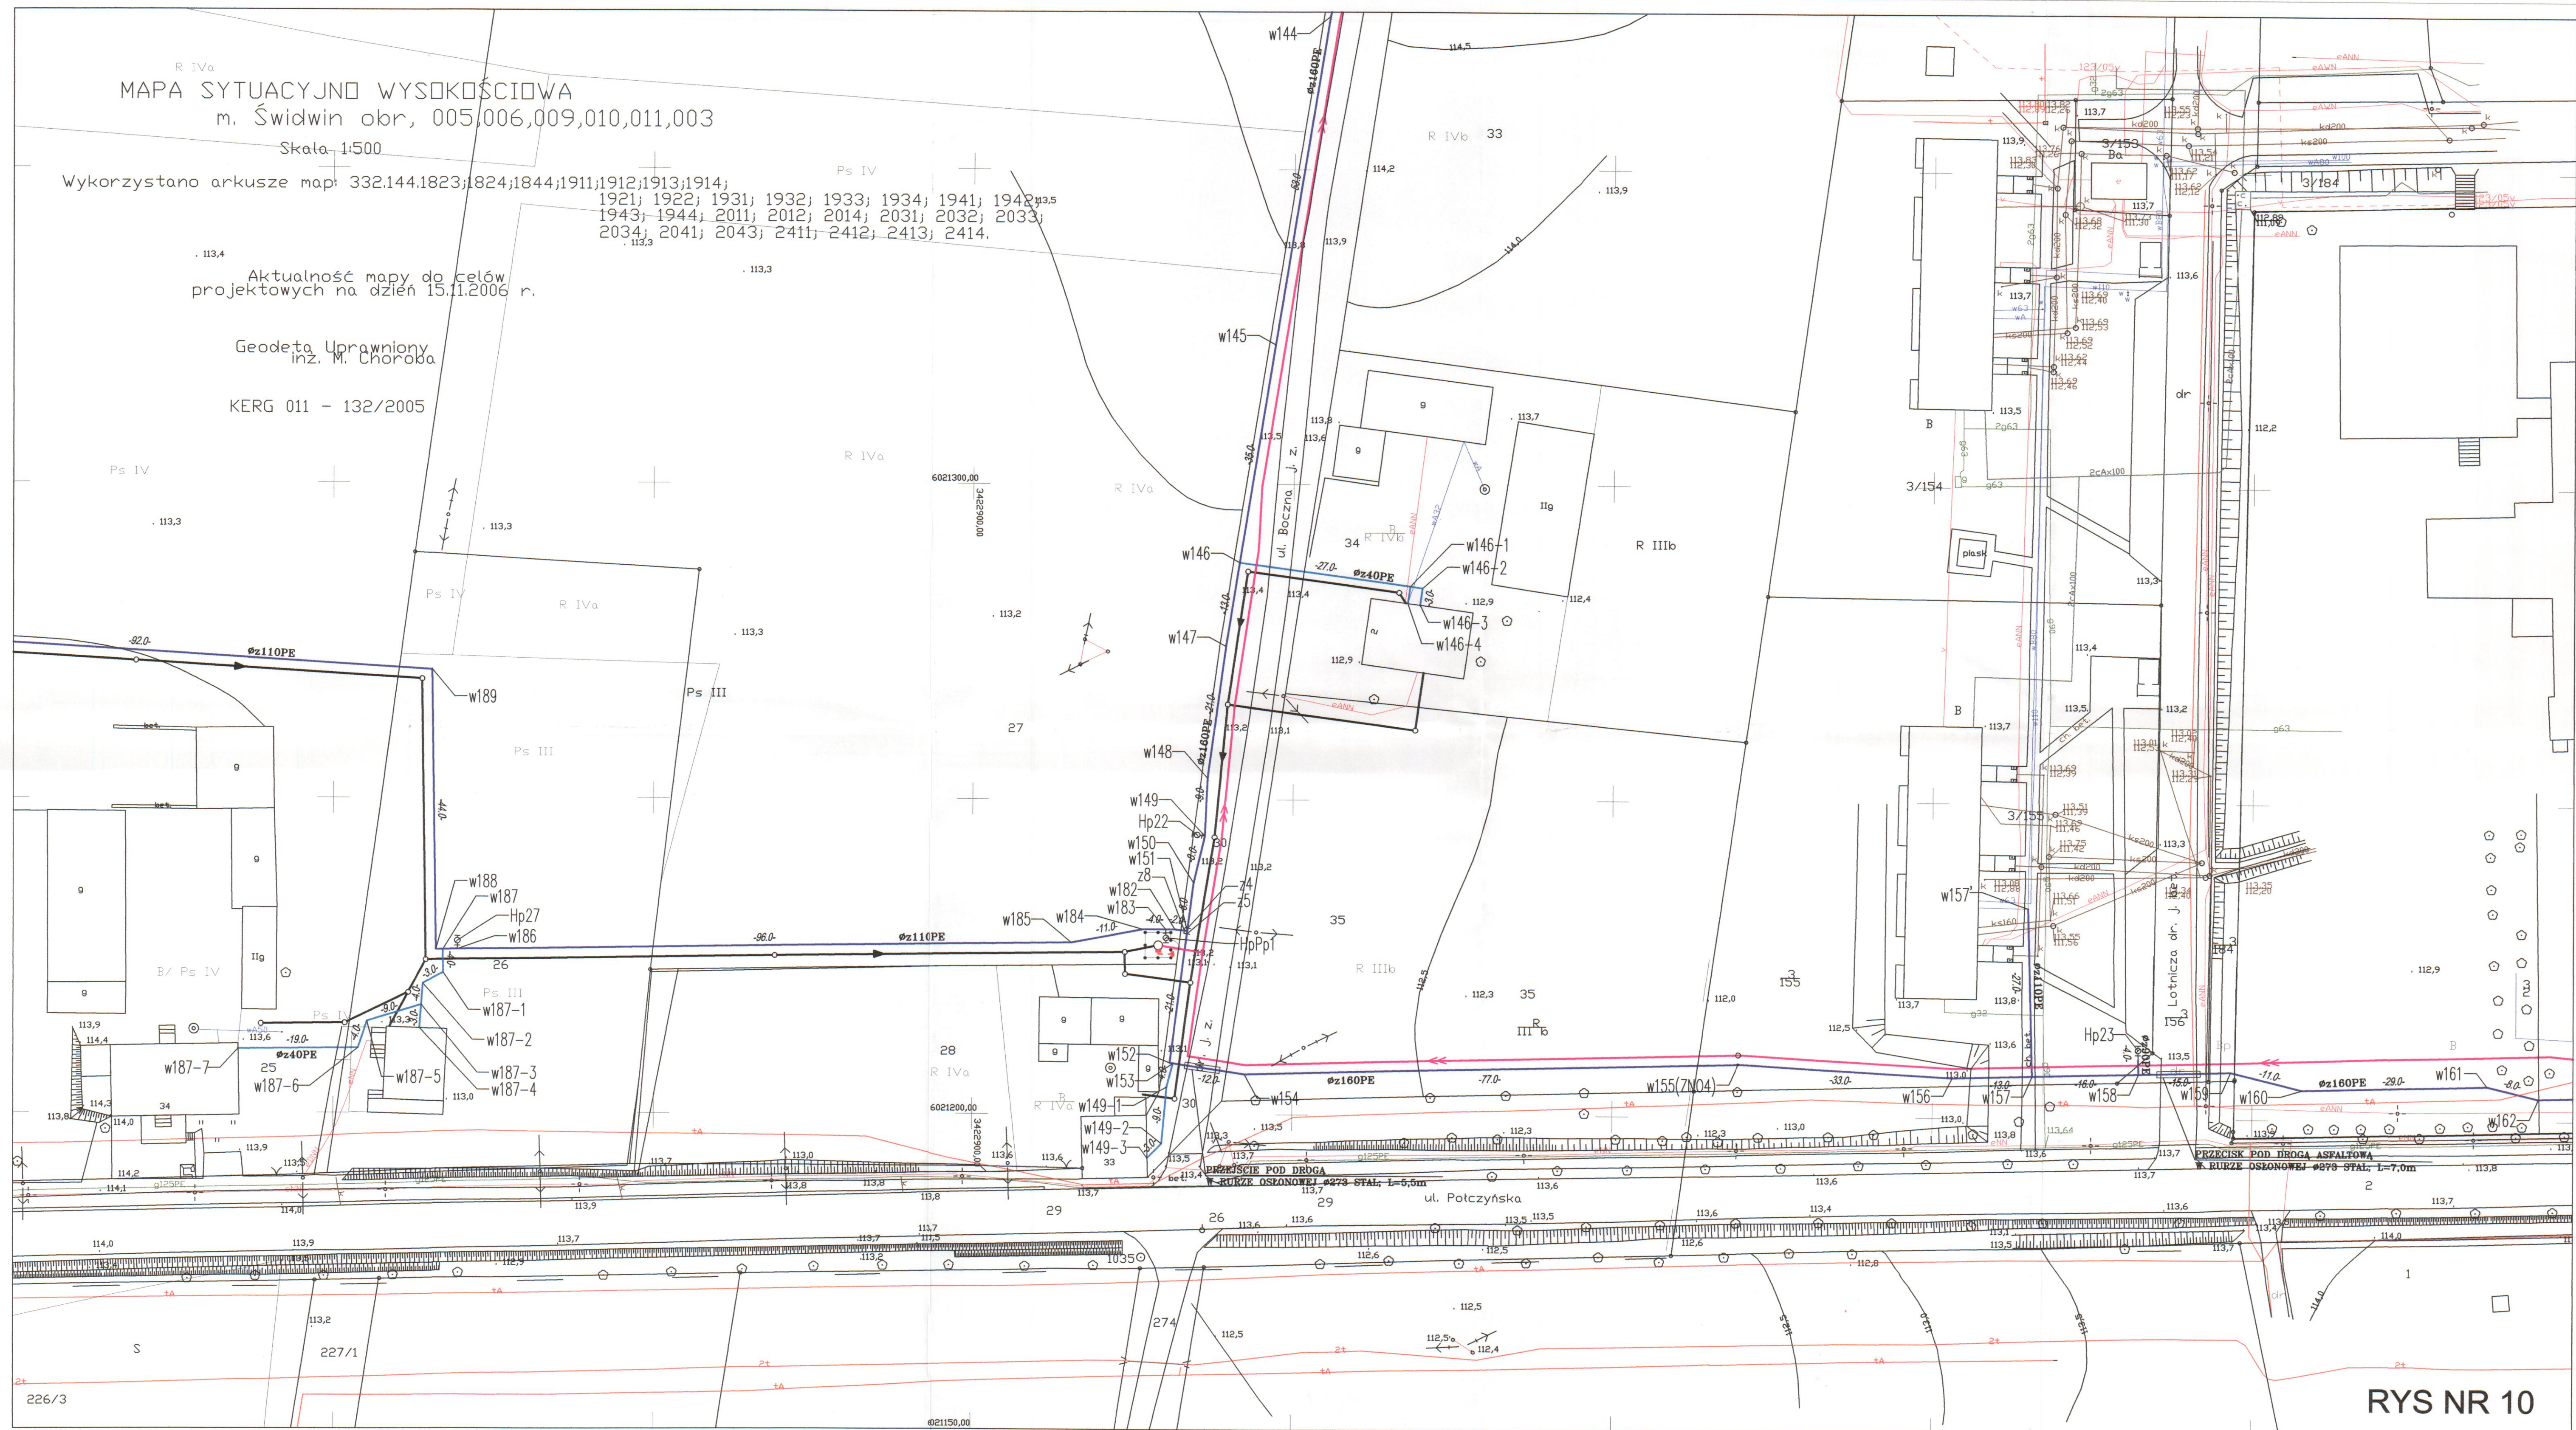

- LEGENDA:**
- Projektowana sieć kanalizacji sanitarnej grawitacyjnej wraz z przyłączami wg. odrębnego opracowania
 - Projektowana kanalizacja sanitarna tłoczna wraz z przyłączami wg. odrębnego opracowania
 - Projektowana sieć wodociągowa
 - Projektowane przyłącze wodociągowe
 - Projektowany kabel energetyczny
 - Hp1 Hydrant na sieci wodociągowej
 - z1 Zasuwa
 - ZN01 Zespół napowietrzająco-odpowietrzający do wody

RYS NR 10

| | | |
|---|--|------------------------------|
| INWESTOR ZAKŁAD USŁUG KOMUNALNYCH Sp. z o.o. W ŚWIDWINIE | | STADIUM PB |
| Tytuł rysunku PROJEKT ZABUDOWY I ZAGOSPODAROWANIA TERENU SIECI WODOCIĄGOWEJ WRAZ Z PRZYŁĄCZAMI. | | LICZBA I DATA 01.02.2006. |
| PROJEKTOWAŁ mgr inż. Grzegorz Włoch | WPRACOWAŁ mgr inż. Ewa Wawrzak | DATA 11.2009. |
| OPRACOWAŁ mgr inż. Renata Kooperek-Sotomska | WPRACOWAŁ mgr inż. Renata Kooperek-Sotomska | SKALA 1:500 |
| PROJEKT SIEĆ WODOCIĄGOWA WRAZ Z PRZYŁĄCZAMI DLA ULIC POPIELUSZKI, WIEJSKA, BOCZNA I POTCZYŃSKA W ŚWIDWINIE | | NR RYSUNKU 10 |