


<p>OBIEKT: 003, 005, 006, 009, 010.  miasto: Świdwin  powiat: świdwiński  województwo: zachodniopomorskie</p>	<p>Usługi Geodezyjne i Projektowe  inż. Marian Choroba  78-300 Świdwin ul. Wiojska Polskiego 4b  tel./fax. (094) 3652248  tel. kom. 602621148  Nazwa jednostki wykonawczej geodezyjnej</p>
<p>SKALA: 1:500  Układ współrzędnych: UTM 1989  Prostokąt odwrotności wysokości: UTM Kronstadt</p>	<p>Kierownik robót:  inż. Marian Choroba  upr. 7875</p>
<p>Mapę do celów projektowych sporządzono przy wykorzystaniu:  1. mapy zasadniczej w skali 1:500, sekcje: 332.144.192.3; 192.4; 191.1; 191.2; 191.3; 192.1; 192.2; 201.1; 201.4; 203.1; 203.2; 203.3; 203.4; 204.1; 204.3</p>	<p>Wykonano w ramach robót geodezyjnej:  KERG nr: 011-204/2011</p>
<p>Na mapie do celów projektowych wykazano następujące urządzenia przez ZUOP projekty sieci uzbrojenia terenu:  9802Enr7705Enr17305v24506ks.w.Enr.18906vks-284/2008;</p>	<p>W zakresie opracowania znajdują się punkty osnowy geodezyjnej nr:  1036, 1037, 1044, 1047-1051, 1132, 2687-2690  podlegające ochronie na podstawie art. 15, art. 48 ust. 1 pkt 3 ustawy Prawo geodezyjne i kartograficzne</p>
<p>Informacje dodatkowe:  1. ... zakres pomiaru  2. ... K1 (Podstawowa Mapa Kraju z 1998 r.)  3. ...  4. ...  5. ...  6. ...</p>	<p>Granice i nr działek ewidencyjnych według stanu POCiK w Świdwinie z dnia 31.10.2011 r.</p>
<p>Uzbrojenie dokonano na podstawie:  1. Danych branżowych - z Branż B - brak  2. ...  3. ...</p>	<p>Rejestracja:  STAROSTWO POWIATOWE W ŚWIDWINIE  Powiatowy Urząd Dokumentacji Geodezyjnej  Wzrost: ...  Podpis: ...  Data: ...</p>
<p>Aktualność mapy do celów projektowych na dzień: 31.10.2011 r.</p>	<p>GEODETA UPRAWNIONY  inż. Marian Choroba  upr. nr 7875  Kierownik jednostki wykonawczej geodezyjnej</p>

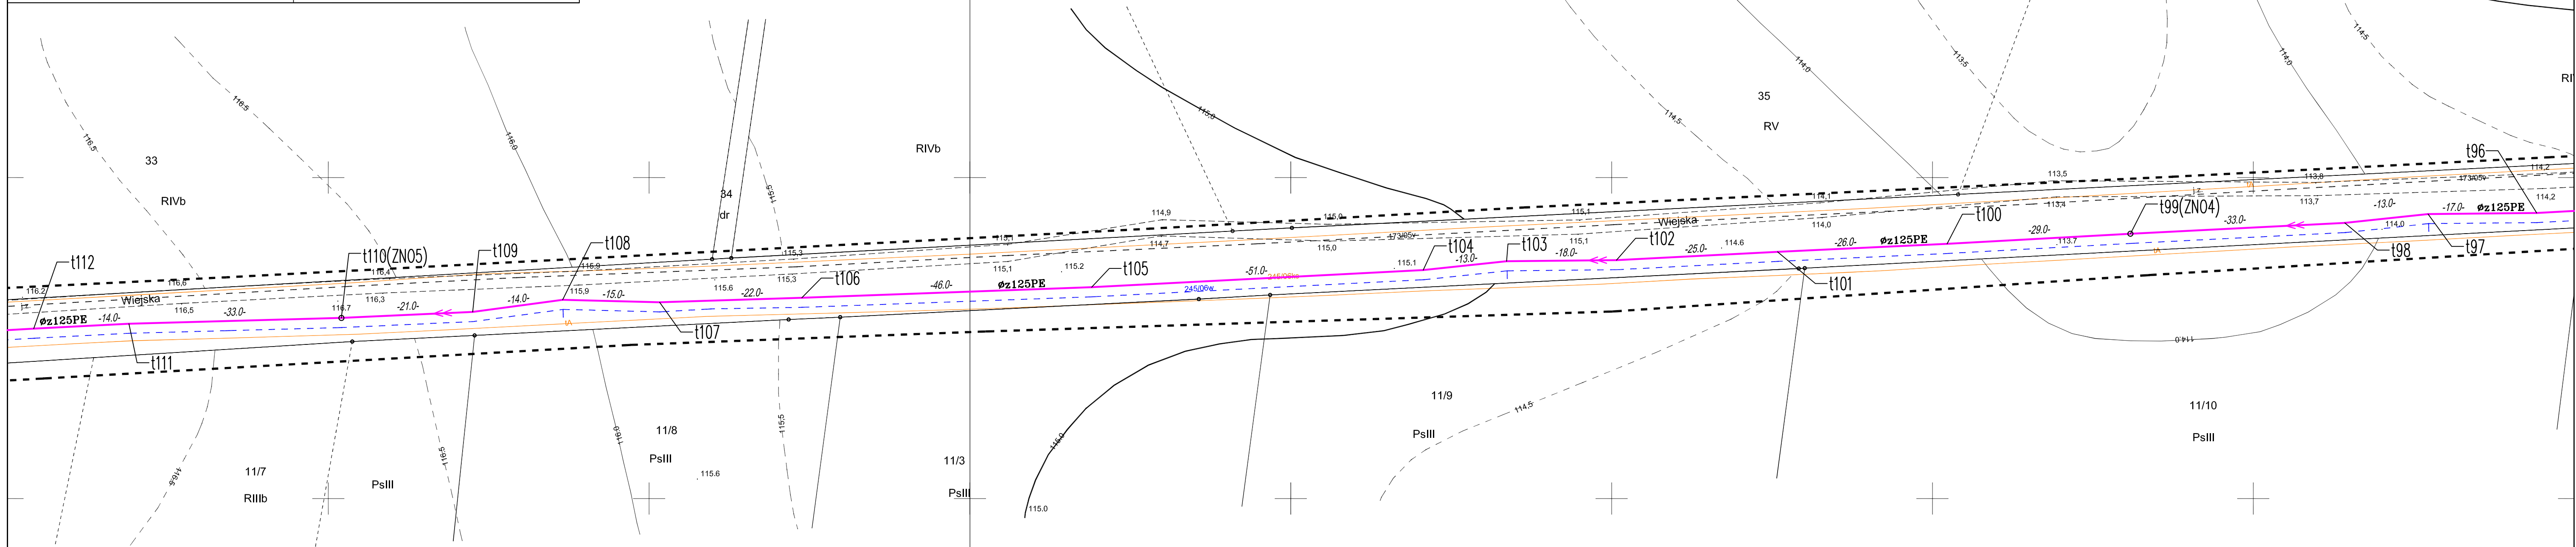

**LEGENDA:**

- PROJEKTOWANA SIĘĆ KANALIZACJI SANITARNEJ GRAWITACYJNEJ
- PROJEKTOWANE PRZYŁĄCZA KANALIZACJI SANITARNEJ GRAWITACYJNEJ DO WYKONANIA PRZEZ UM ŚWIDWIN
- PROJEKTOWANE PRZYŁĄCZA KANALIZACJI SANITARNEJ GRAWITACYJNEJ DO WYKONANIA PRZEZ WŁAŚCICIELA DZIAŁEK
- PROJEKTOWANA KANALIZACJA SANITARNĄ TŁOCZNA WRAZ Z PRZYŁĄCZAMI DO WYKONANIA PRZEZ UM ŚWIDWIN
- PROJEKTOWANY KABEL ENERGETYCZNY
- ZNO ZESPÓŁ NAPOWIETRZAJĄCO-ODPOWIETRZAJĄCY DO ŚCIEKÓW

URZĄD MIASTA ŚWIDWIN PL. KONSTYTUCJI 3 MAJA 1. 78-300 ŚWIDWIN		NUMER I DATA 07.11.2011r.
PRACOWNIK mgr inż. Dariusz Rudzisz	DATA 11.2011.	NUMER I DATA 11.2011.
MIASTO ŚWIDWIN SIĘĆ KANALIZACJI SANITARNEJ GRAWITACYJNEJ I TŁOCZNEJ WRAZ Z PRZYŁĄCZAMI ORAZ PRZEKOPOWNIAMI ŚCIEKÓW ZA TŁOCZ POWIERSZNI WIEDZA, BOCONA I POŁCZYSKA W ŚWIDWINIE		SKALA 1:500
		LICZBA STRON 4