

MAPA DO CELÓW PROJEKTOWYCH

SKALA 1:500

Załącznik Nr 1 do uchwały Nr XXX/190/21


Układ odniesienia: PL-ETRF89, układ wsp. płaskich: PL-2000 strefa 5 (15°), układ wys.: PL-EVRF2007-NH

obr. 010 0010: dz. 25/3, 25/8, 25/10, 25/16, 26

Rady Miasta Świdwin

Województwo: zachodniopomorskie
Powiat: świdwiński
Jednostka ewidencyjna: 321601_1, Świdwin
Obwód: 0010
Działka: 25/3, 25/8, 25/10, 25/16, 26

nie wykonano czynności okresz dnia 24 lutego 2021 r. i z dnia 9.11.2011r. (Dz.U. Nr 263, poz. 1572)

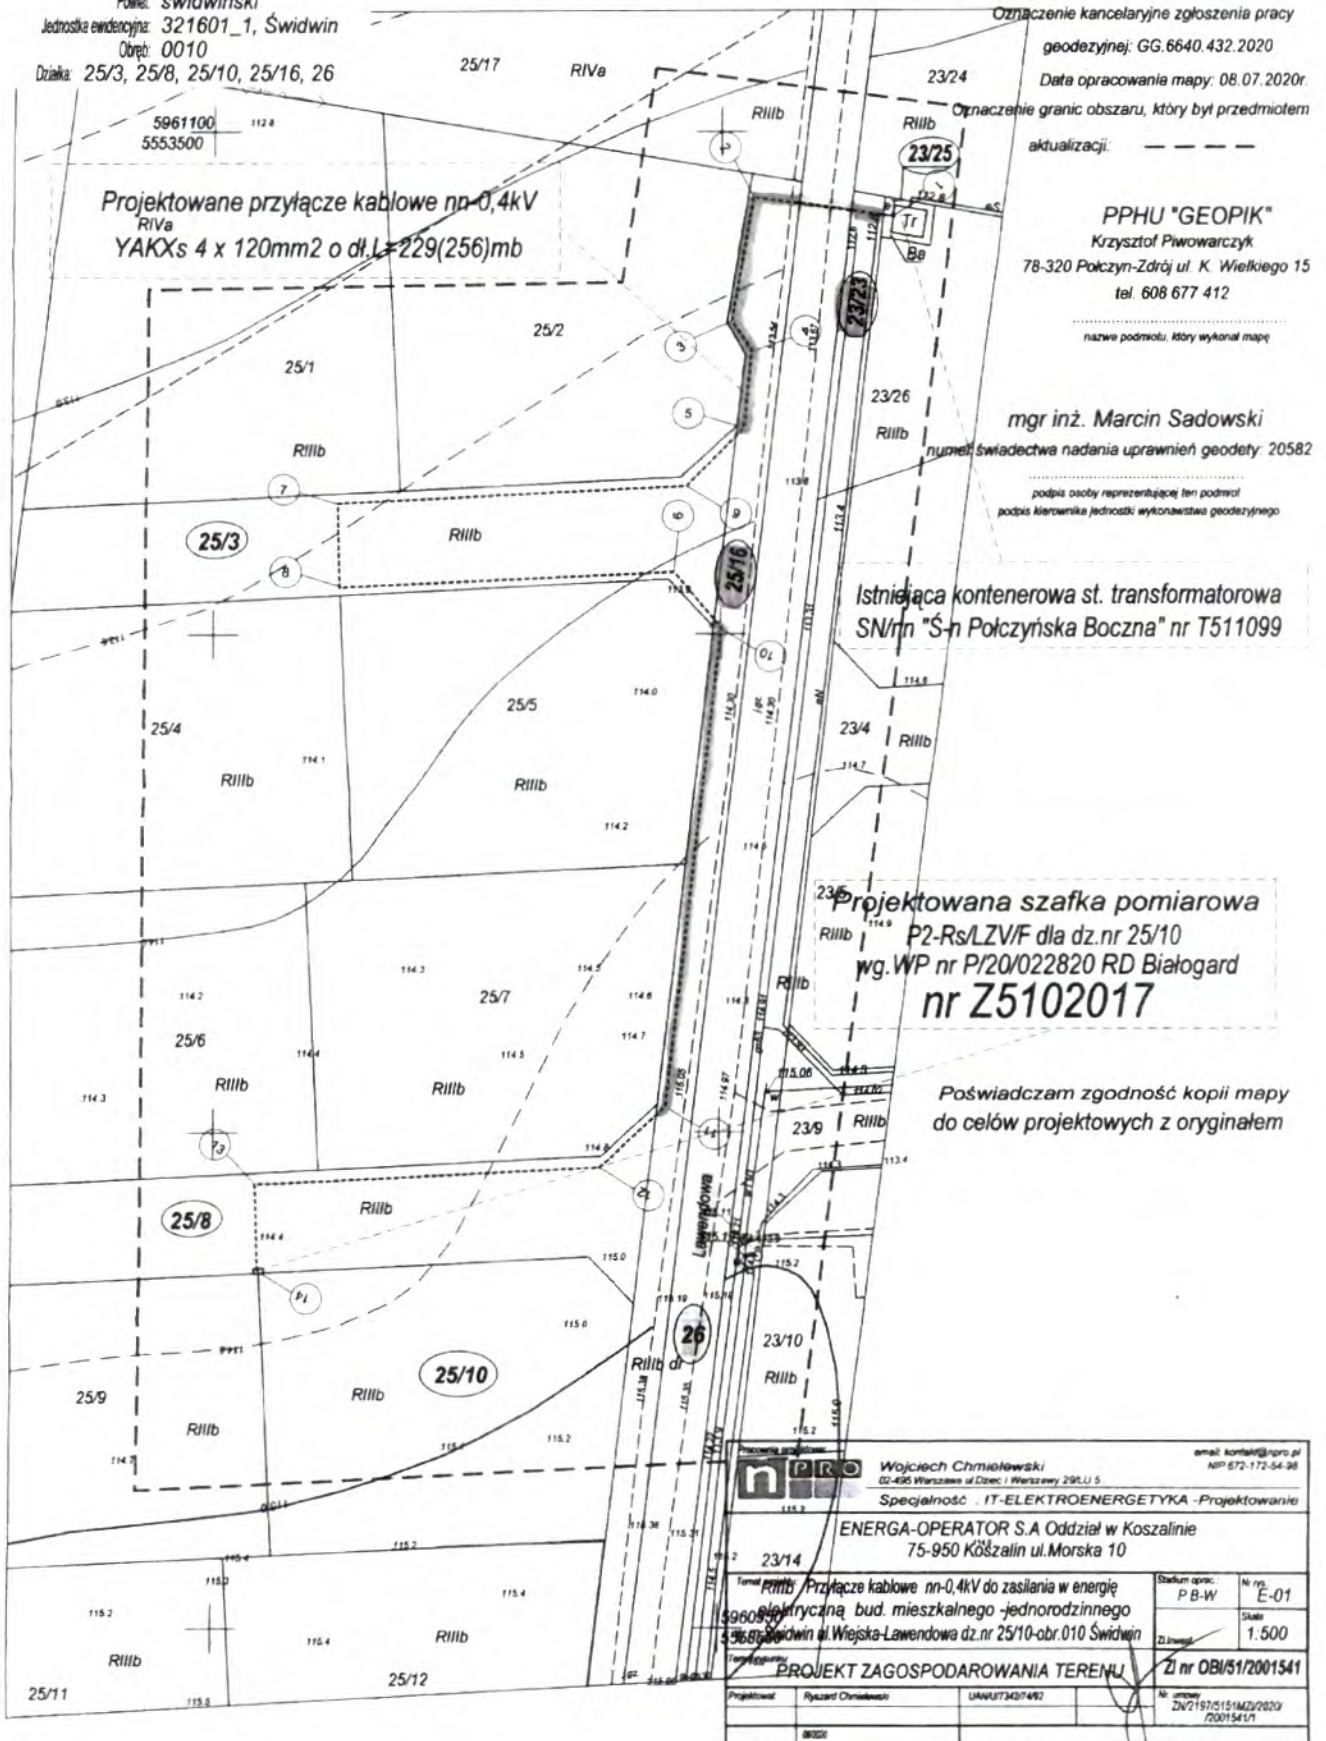

Oznaczenie kancelaryjne zgłoszenia pracy geodezyjnej: GG.6640.432.2020
Data opracowania mapy: 08.07.2020r.
Oznaczenie granic obszaru, który był przedmiotem aktualizacji: - - - - -

PPHU "GEOPIK"
Krzysztof Piwowarczyk
78-320 Połczyn-Zdrój ul. K. Wielkiego 15
tel. 608 677 412

mgr inż. Marcin Sadowski
numer świadectwa nadania uprawnień geodety: 20582
podpis osoby reprezentującej ten podmiot
podpis kierownika jednostki wykonawstwa geodezyjnego

Istniejąca kontenerowa st. transformatorowa SN/rn "S-n Połczyńska Boczna" nr T511099

Projektowana szafka pomiarowa P2-Rs/LZVF dla dz.nr 25/10 wg.WP nr P/20/022820 RD Białogard nr Z5102017

Poświadczam zgodność kopii mapy do celów projektowych z oryginałem

 Wojciech Chmielowski 02-495 Warszawa ul. Dzieci 1 Warszawa 29LU 5 Specjalność: IT-ELEKTROENERGETYKA -Projektowanie		email: kontakt@npro.pl NIP 672-172-54-98	
ENERGA-OPERATOR S.A Oddział w Koszalinie 75-950 Koszalin ul.Morska 10			
Temat projektu: Przyłącze kablowe nn-0,4kV do zasilania w energię elektryczną bud. mieszkalnego-jednorodzinnego w Świdwin ul. Wiejska-Lawendowa dz.nr 25/10-obr.010 Świdwin	Stadium oprac.: P B-W	Nr rys.: E-01	Skala: 1:500
PROJEKT ZAGOSPODAROWANIA TERENU		Z nr OBI/51/2001541	
Projektował: Ryszard Chmielowski	UAM/UT/3437492	Nr umowy: ZN/2197/5151M/ZJ/2020/2001541/1	