


PROJEKT ZAGOSPODAROWANIA TERENU

Budowa osiedlowej sieci ciepłowniczej na odcinku C-D od skrzyżowania ul. Niedziałkowskiego i ul. Wojska Polskiego do ul. Sportowej wraz z przyłączami w punkcie W1, W2 i W3
skala 1:500

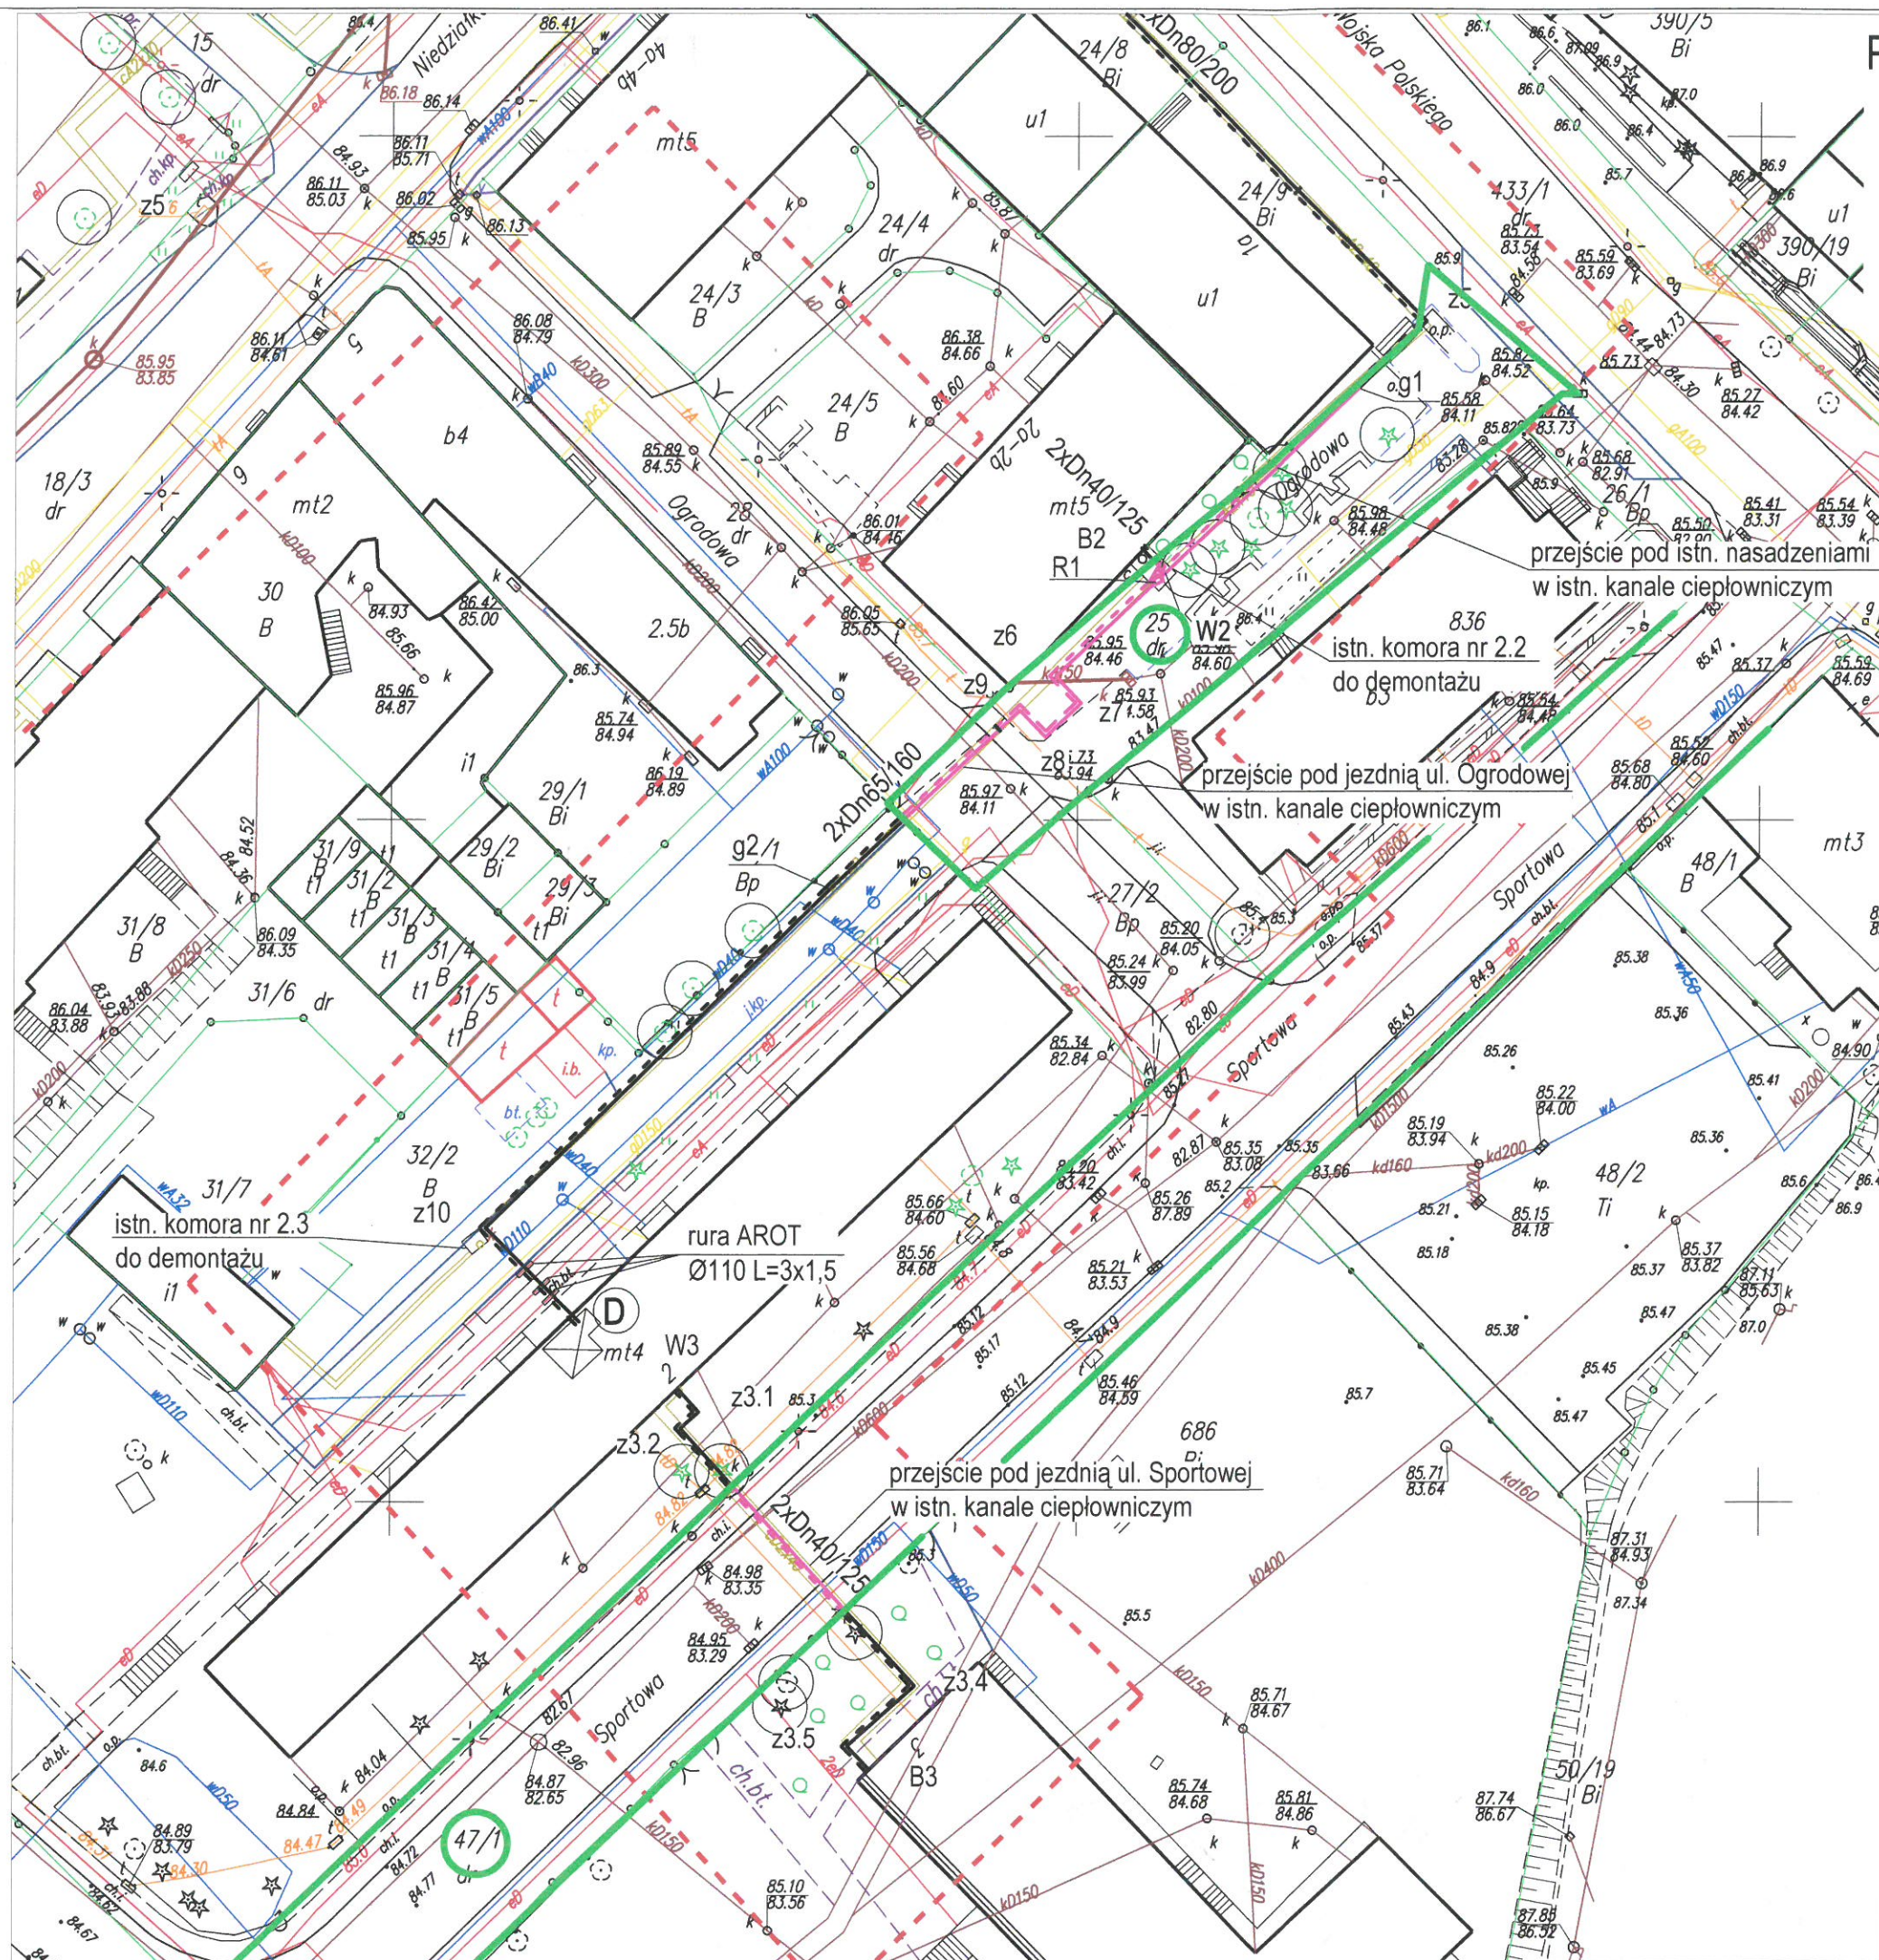

Legenda:

- istn. sieć cieplna kanałowa
- proj. sieć cieplna preizolowana
- granica działki

PRACOWNIA PROJEKTOWA
INŻYNIERII ŚRODOWISKA
Koszalin, ulica Podgórna 9/3
tel. 094 348 60 80; 605 328 817
email: elqil@op.pl

Nr rys.	1	Objekt BUDOWA SIECI CIEPŁOWNICZEJ	
Skala	1:500	Adres Swidwin, ul. Niedziałkowskiego- Sportowa	
proj.	mgr inż. E. B. Klimek UAN/N/7210/315/86	specjalność instalacyjna w zakresie sieci ciepłych	04.2021
spr.	mgr inż. J. Szymańska UAN/N/7342/297/94	specjalność instalacyjna w zakresie sieci ciepłych	04.2021
opr.	mgr inż. M. Malinowska		04.2021

Thimel