



LEGENDA:

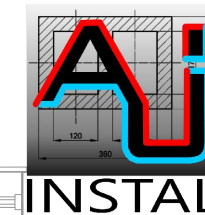

- instalacja gazowa  
do demontażu

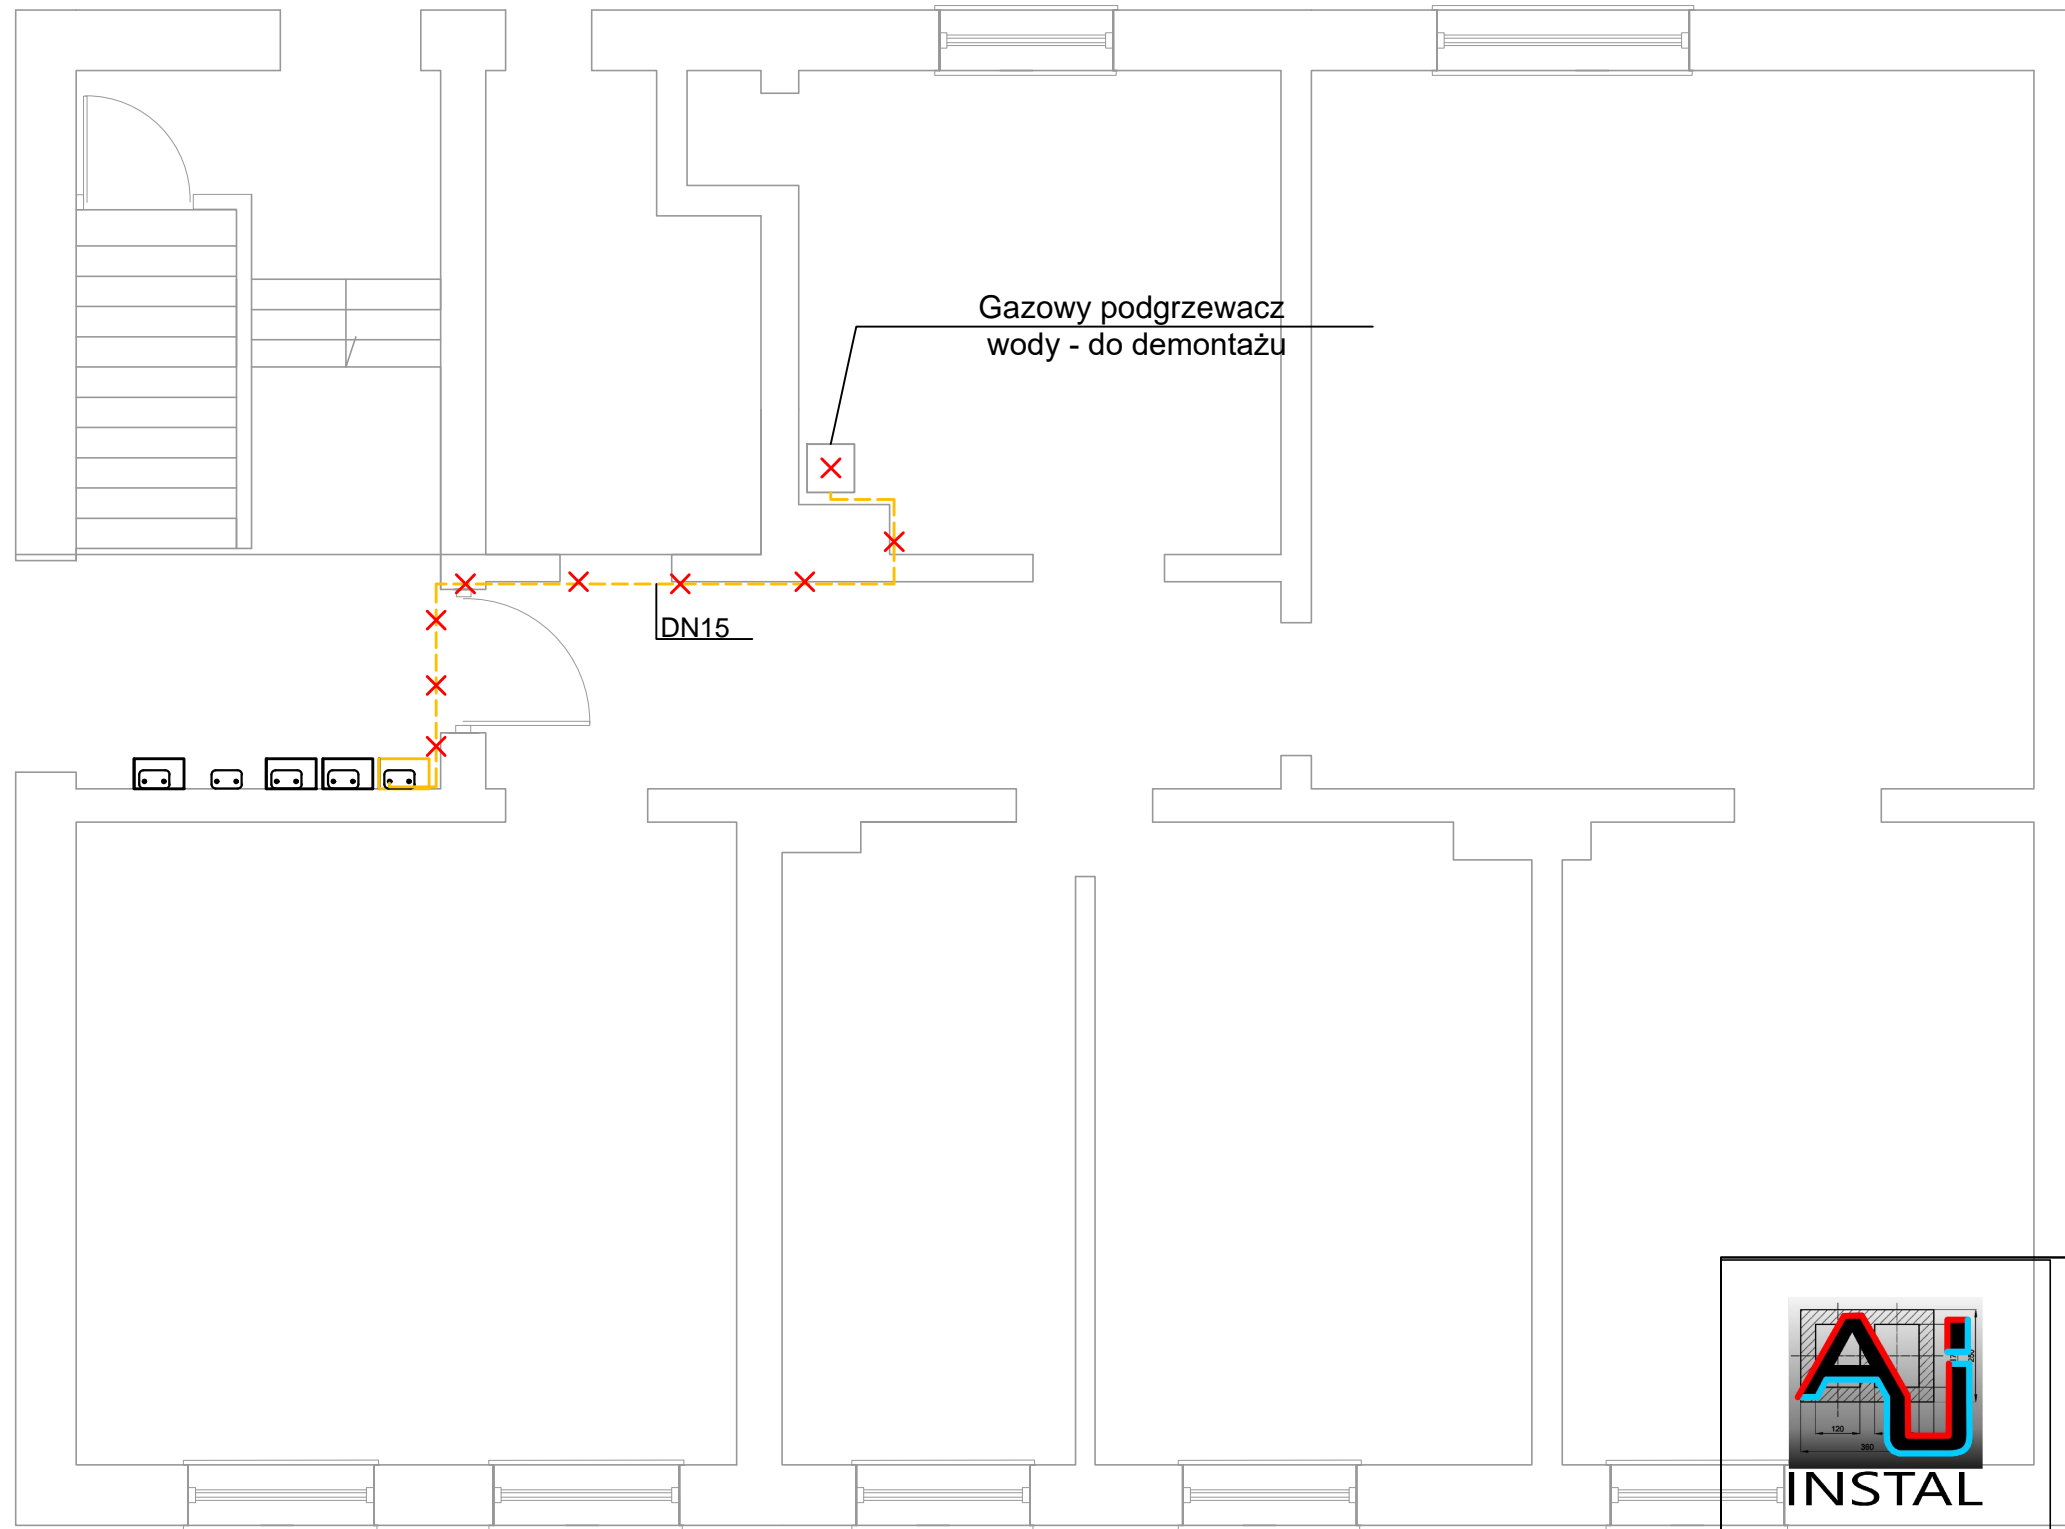

AJ-INSTAL Agnieszka Jakubczak,  
tel. 533 355 358  
78-520 Złocieniec, ul. Zamkowa 6  
e-mail: biuro@aj-instal.pl  
www: aj-instal.pl

**PRAWA AUTORSKIE ZASTRZEŻONE**

Przedmiotowy projekt /dzieło jest chroniony prawem autorskim zgodnie z ustawą z dnia 4 lutego 1994 r. o prawie autorskim i prawach pokrewnych (Dz.U. 1994, nr 24, poz. 83, tekst jednolity; Dz.U. 2006, nr 90, poz.631)

Temat: Rzut parteru- wewnętrzna instalacja gazowa - do demontażu	
Adres: Świdwin, ul. Wojska Polskiego 10/1 dz. ew. nr 118/1 obręb 012 Świdwin	
Obiekt: Budynek mieszkalny wielorodzinny	
Inwestor: Gmina Świdwin, 78-300 Świdwin, pl. Konstytucji 3 Maja 1	
Projektowała:	mgr inż. Agnieszka Jakubczak ZAP/0197/PWBS/21
Data opracowania: 20.05.2022 r.	
Skala: 1:50	branża sanitarna
Nr rysunku: S2	