

**ZARZĄDZENIE NR WO/3/25  
BURMISTRZA MIASTA ŚWIDWIN  
z dnia 2 stycznia 2025 roku**

**w sprawie wyrażenia zgody na budowę sieci elektroenergetycznej 15 kV na potrzeby samolotu F-35 na lotnisku wojskowym po terenie stanowiącym własność Gminy Miejskiej Świdwin.**

Na podstawie art. 30 ust.2 pkt 3 ustawy z dnia 08 marca 1990 roku o samorządzie gminnym (Dz. U. z 2024r. poz. 1465 ze zm.) zarządzam, co następuje:


**§1.** Wyrażam zgodę Spółce z o.o. TWN ul. Cukrowa 10i, 71-004 Szczecin działającej w imieniu inwestora ENERGA OPERATOR S.A. z siedzibą w Gdańsku Oddział w Koszalinie ul. Morska 10, 75-950 Koszalin na budowę sieci elektroenergetycznej 15 kV na potrzeby samolotu F-35 na lotnisku wojskowym w Świdwinie dz. nr 3/214 zasilanie podstawowe i rezerwowe po terenie stanowiącym własność Gminy Miejskiej Świdwin zgodnie z załączonym projektem zagospodarowania terenu – załączniki Nr 1,2,3,4.

**§2.** Po zakończeniu robót budowlanych plac budowy należy uporządkować a część działki wykorzystanej na potrzeby robót budowlanych przywrócić do stanu pierwotnego.


**§3.** Zarządzenie wchodzi w życie z dniem wydania.



**Z up. BURMISTRZA MIASTA**  
Zastępca Burmistrza  
*Robert Chaiński*

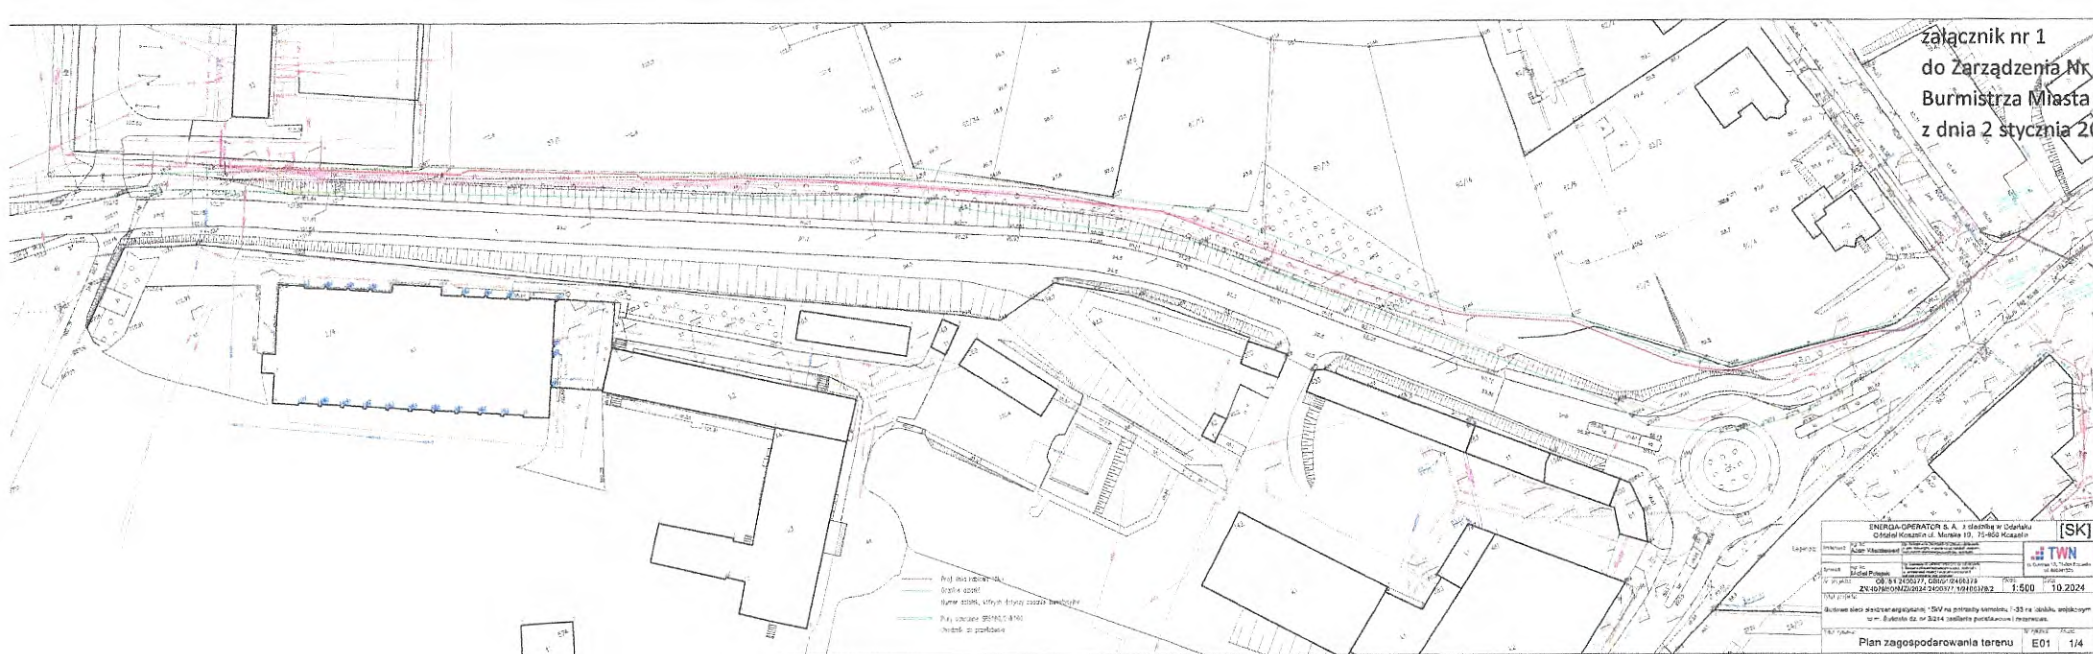


załącznik nr 2  
do Zarządzenia Nr WO/3/25  
Burmistrza Miasta Świdwin  
z dnia 2 stycznia 2025 roku

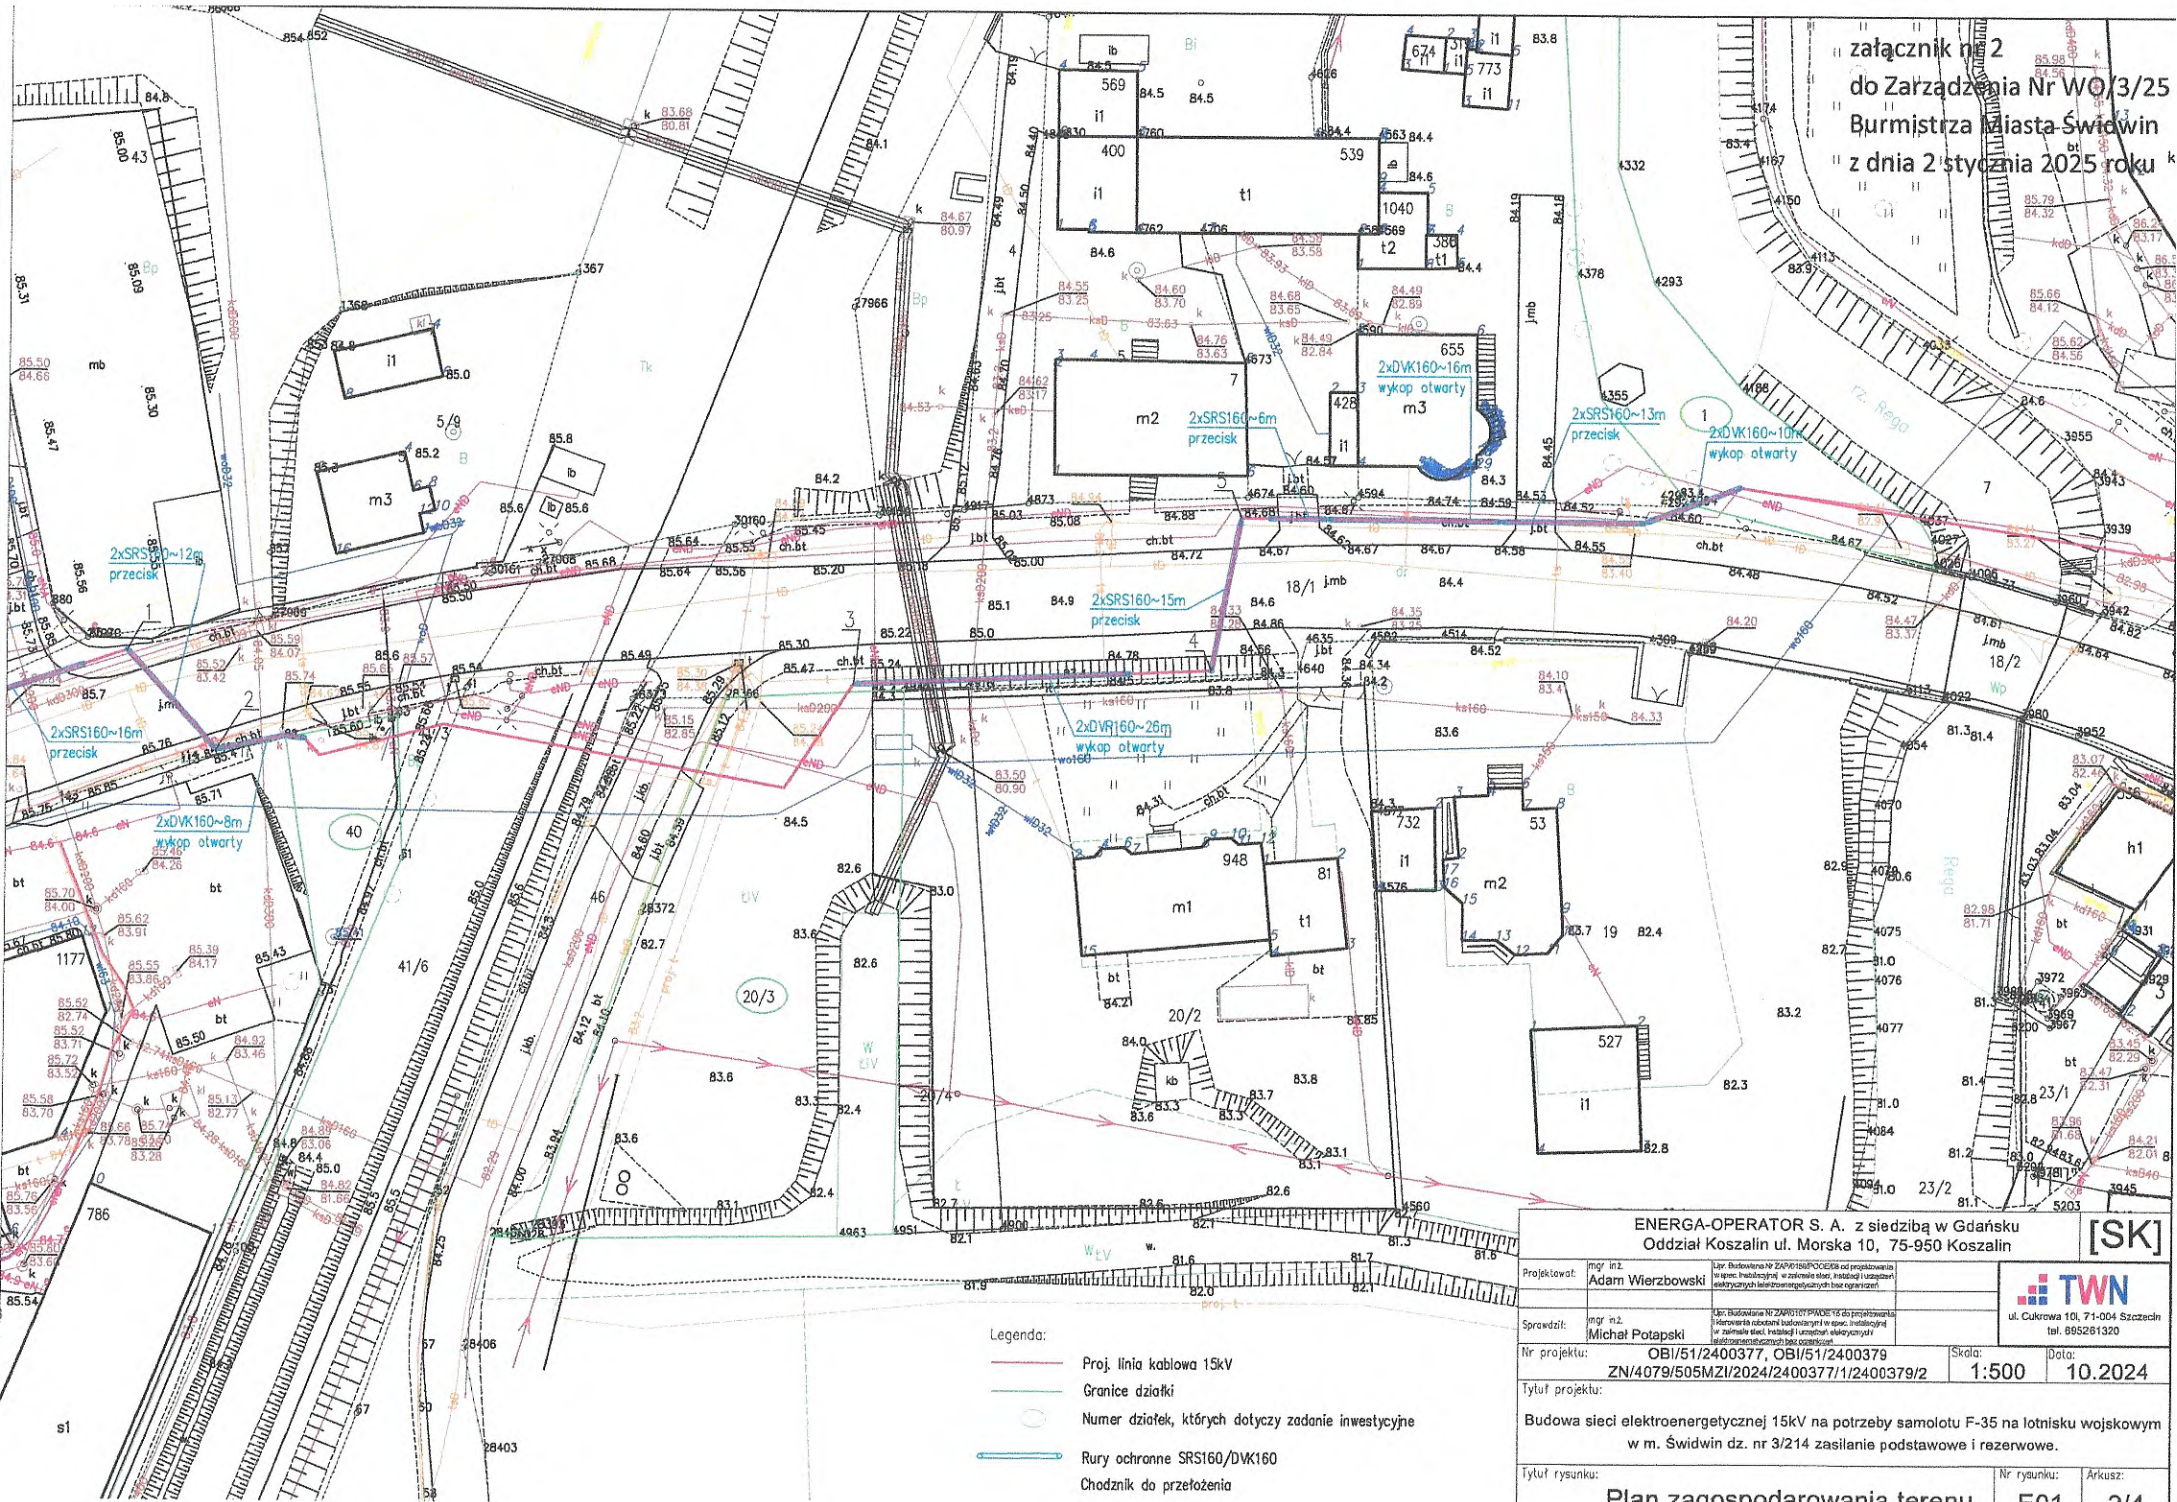

- Legenda:
- Proj. linia kablowa 15kV
  - Granice działki
  - Numer działek, których dotyczy zadanie inwestycyjne
  - Rury ochronne SRS160/DVK160
  - Chodznik do przełożenia

<b>ENERGA-OPERATOR S. A.</b> z siedzibą w Gdańsku Oddział Koszalin ul. Morska 10, 75-950 Koszalin		<b>[SK]</b>
Projektował:	mgr inż. Adam Wierzbowski	Upr. Budowlana Nr ZAW/1801/POC/2018 od projektowania i w spec. instalacji, w zakresie elek. instalacji i urządzeń elektrycznych i elektroenergetycznych bez ograniczeń
Sprawił:	mgr inż. Michał Potapski	Upr. Budowlana Nr ZAW/1801/POC/2018 od projektowania i w spec. instalacji, w zakresie elek. instalacji i urządzeń elektrycznych i elektroenergetycznych bez ograniczeń
Nr projektu:	OBI/51/2400377, OBI/51/2400379	Skala: 1:500
Tytuł projektu:	ZN/4079/505MZI/2024/2400377/1/2400379/2	Data: 10.2024
Budowa sieci elektroenergetycznej 15kV na potrzeby samolotu F-35 na lotnisku wojskowym w m. Świdwin dz. nr 3/214 zasilanie podstawowe i rezerowe.		
Tytuł rysunku:	Plan zagospodarowania terenu	Nr rysunku: E01 Arkusz: 2/4

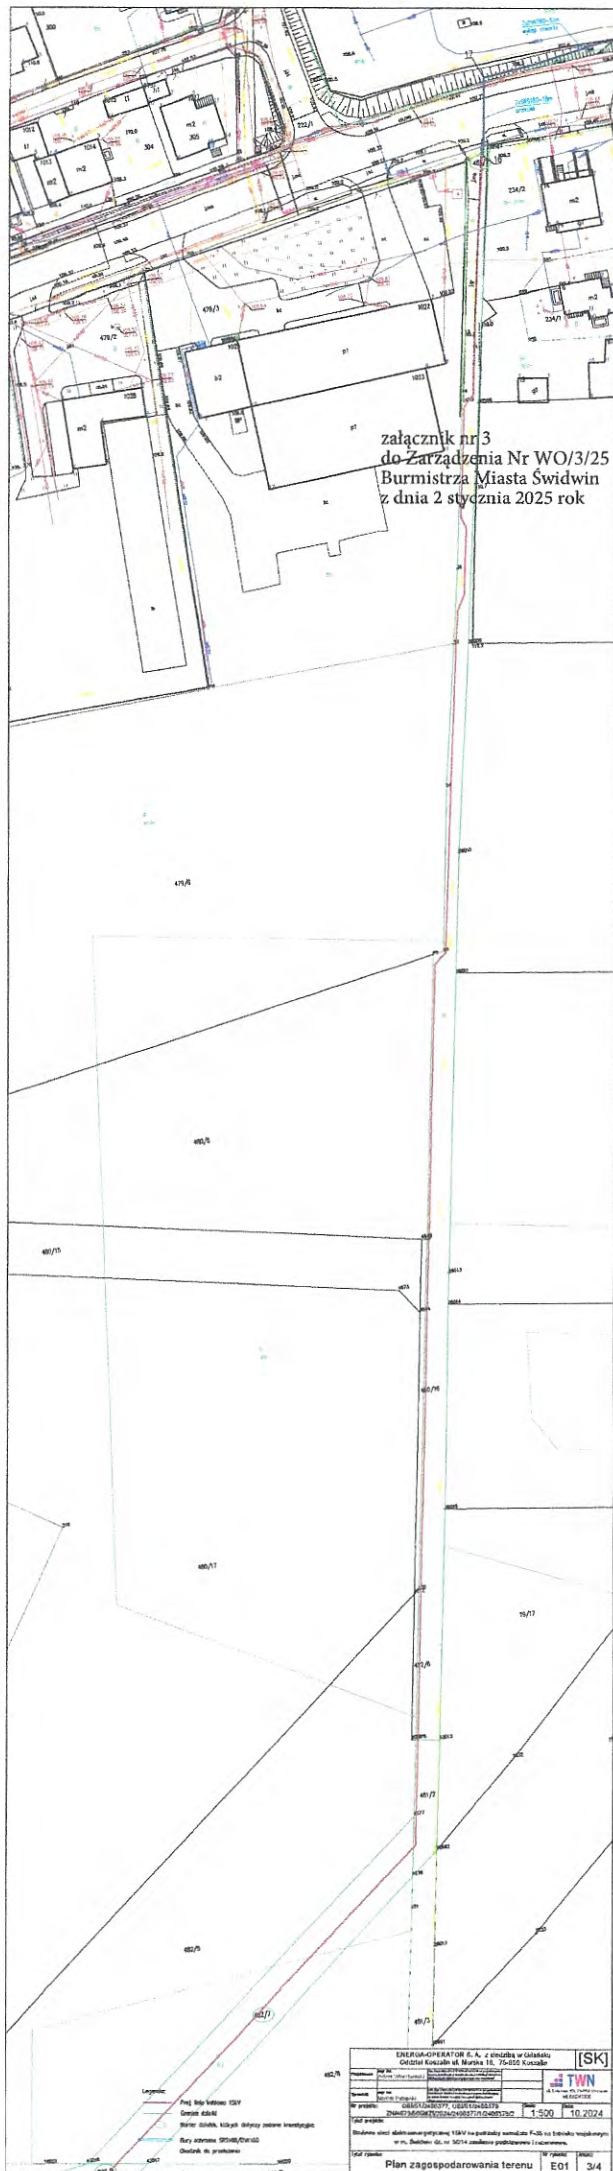



załącznik nr 3  
do Zarządzenia Nr WO/3/25  
Burmistrza Miasta Świdwin  
z dnia 2 stycznia 2025 rok

- Legenda
- Linia kablowa CSY
  - Linia kablowa
  - Linia kablowa, która jest obiektem inwestycji
  - Linia kablowa SPH/STW/SD
  - Obiekt w planowaniu

ENERGOPERATOR S.A. z siedzibą w Górnym Człstku Kołobrzewi ul. Marska 18. 75-650 Kołobrzew		[SK]
Projektant	TWN	
Wzrost	1-500	10.2024
Skala: 1:500		
Data: 10.2024		
Plan zagospodarowania terenu		
E01	3/4	

załącznik nr 4  
do Zarządzenia Nr WO/3/25  
Burmistrza Miasta Świdwin  
z dnia 2 stycznia 2025 roku

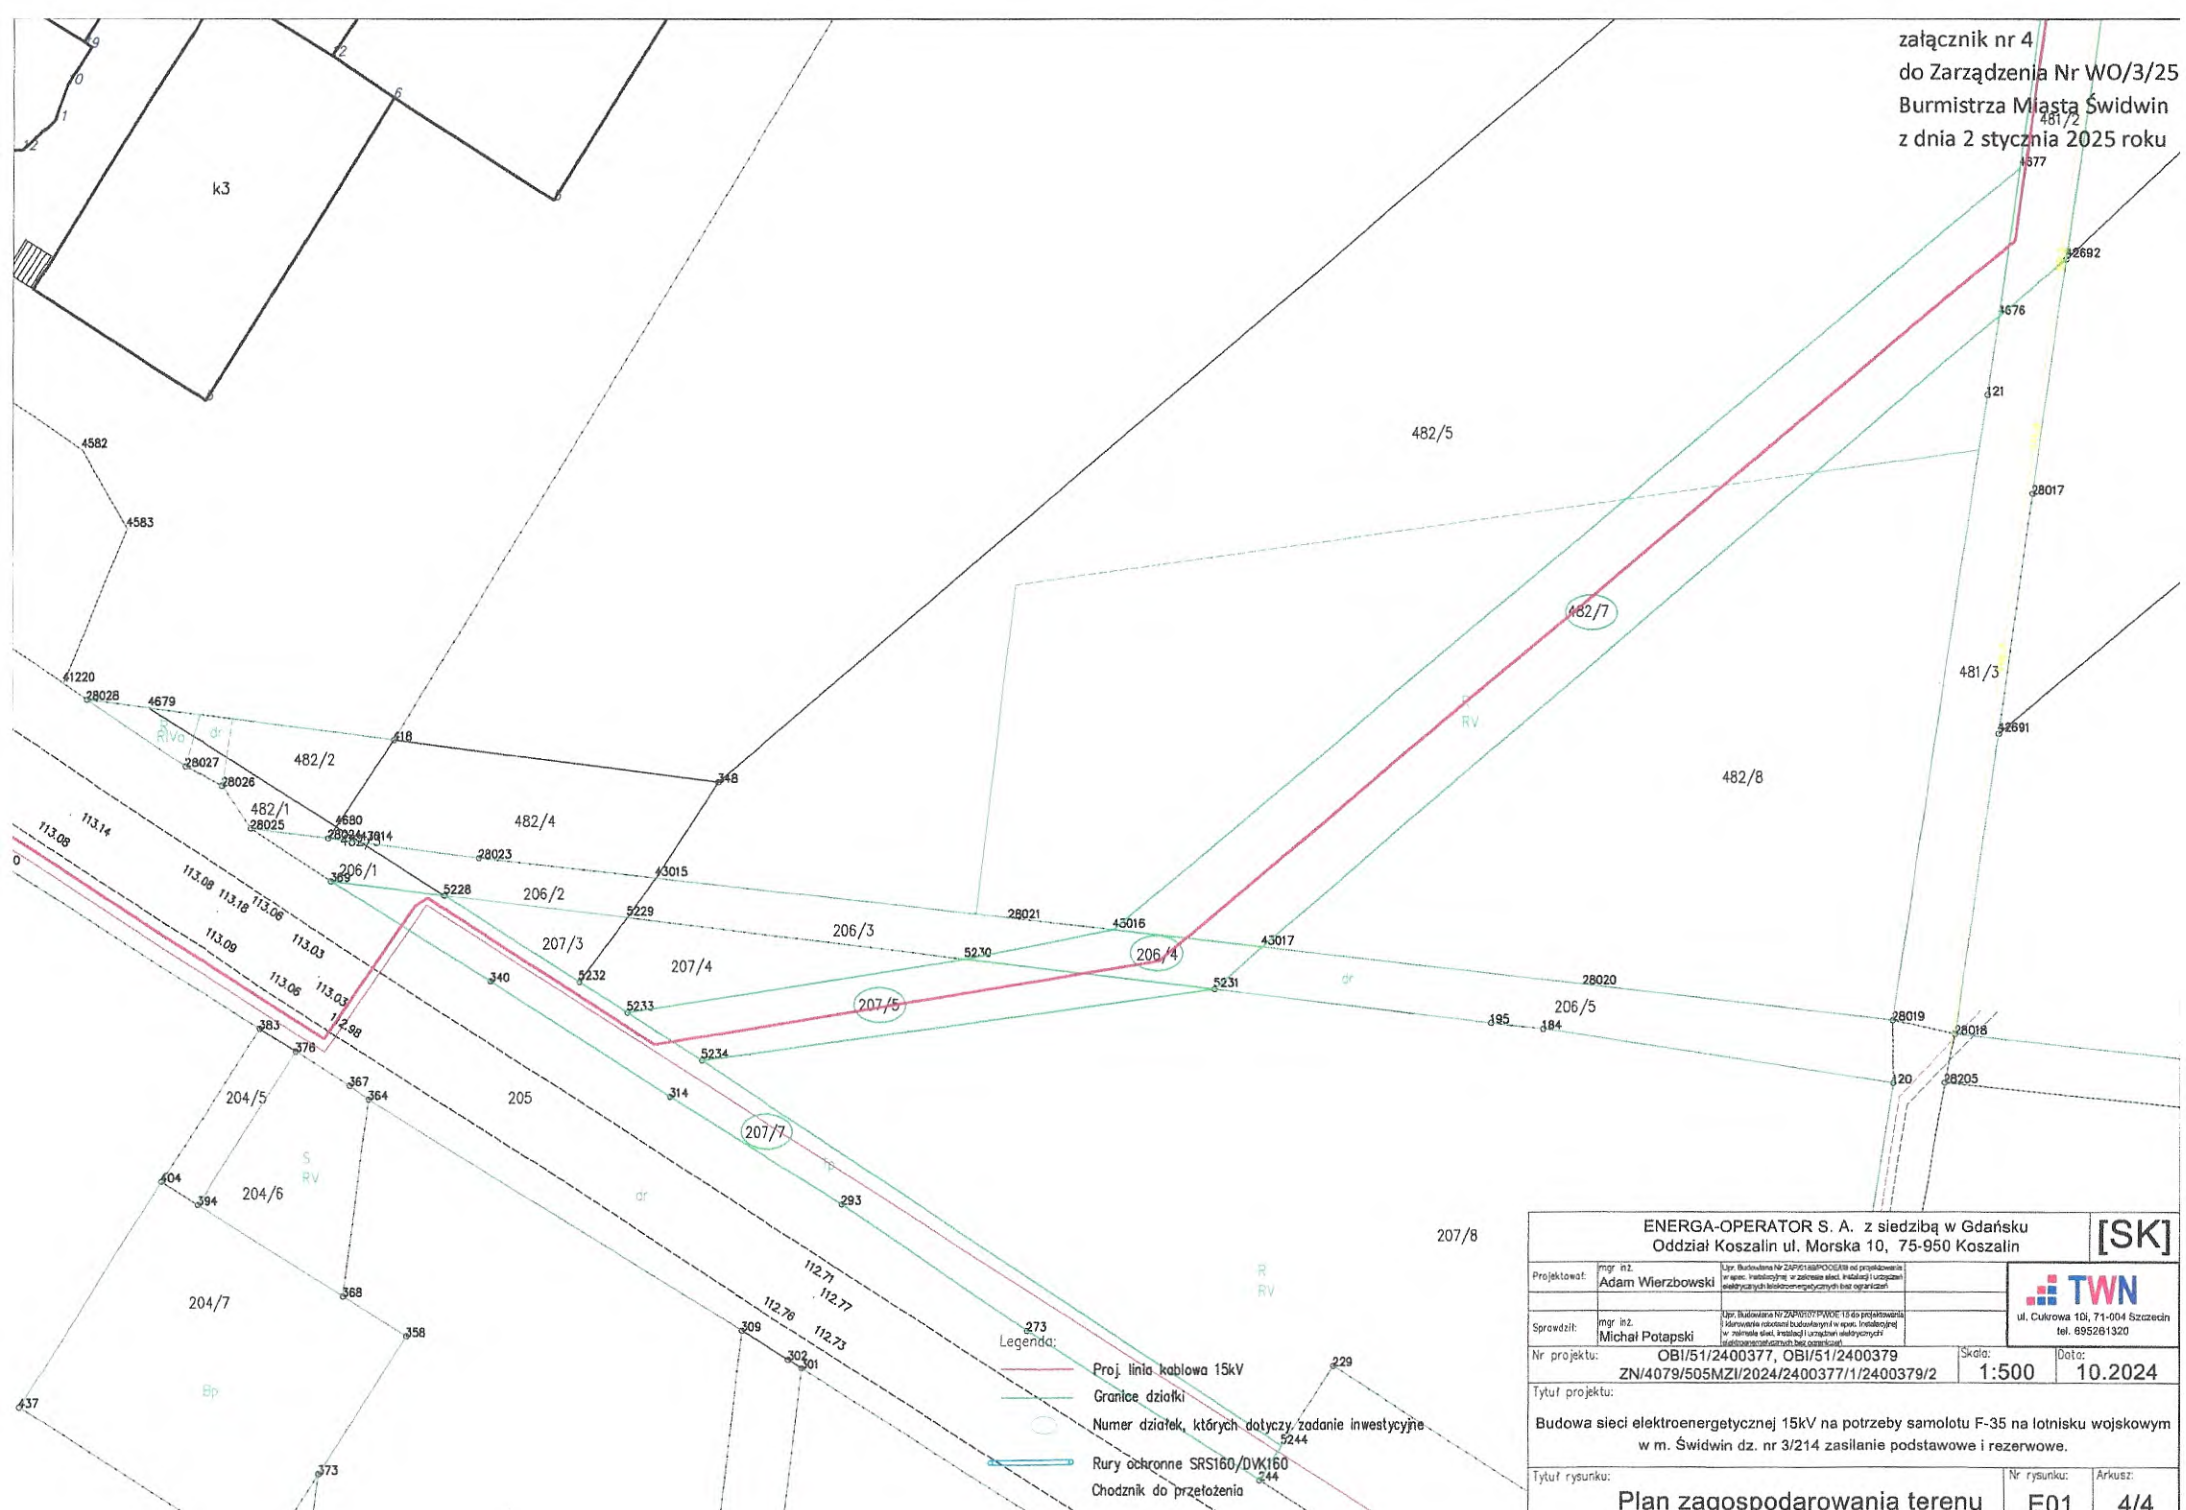

ENERGA-OPERATOR S. A. z siedzibą w Gdańsku Oddział Koszalin ul. Morska 10, 75-950 Koszalin		[SK]
Projektował: mgr inż. Adam Wierzbowski	<small>Upr. Budowlana Nr ZAP/01/SBP/02/2018 od projektowania w spec. Instalacji w zakresie elektrycznych instalacji wewnętrznych i linii napowietrznych</small>	 ul. Cukrowa 101, 71-004 Szczecin tel. 695281320
Sprawdził: mgr inż. Michał Potapski	<small>Upr. Budowlana Nr ZAP/01/PW/02/18 do projektowania i kierowania robotami budowlanymi w spec. Instalacji w zakresie elektrycznych instalacji wewnętrznych i linii napowietrznych</small>	
Nr projektu: OBI/51/2400377, OBI/51/2400379	Skala: 1:500	Data: 10.2024
Tytuł projektu: Budowa sieci elektroenergetycznej 15kV na potrzeby samolotu F-35 na lotnisku wojskowym w m. Świdwin dz. nr 3/214 zasilanie podstawowe i rezerwowe.		
Tytuł rysunku: <b>Plan zagospodarowania terenu</b>	Nr rysunku: E01	Arkusz: 4/4